




PLANTA BAIXA PAV. SUPERIOR GINÁSIO
ESC:1/50

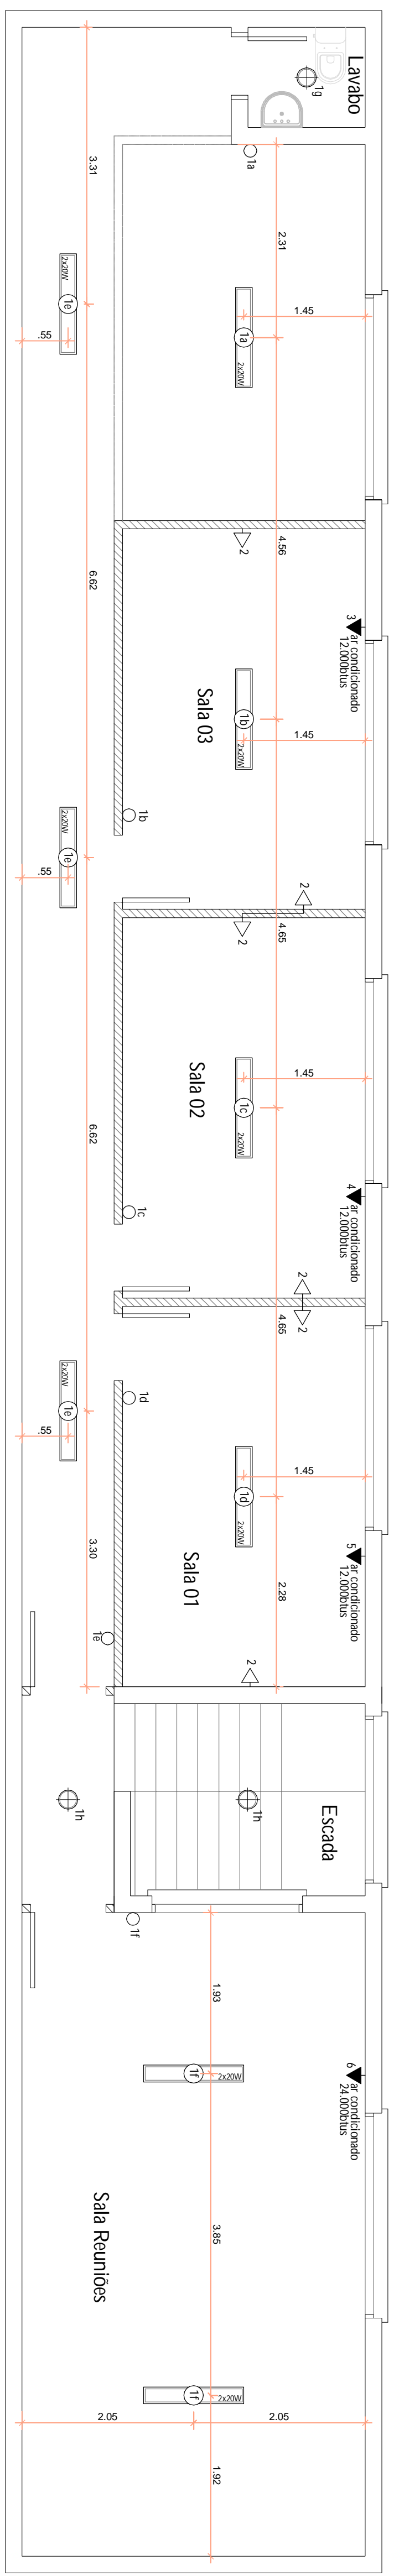


PLANTA BAIXA LOCALIZAÇÃO PONTOS ELÉTRICOS
ESC:1/50

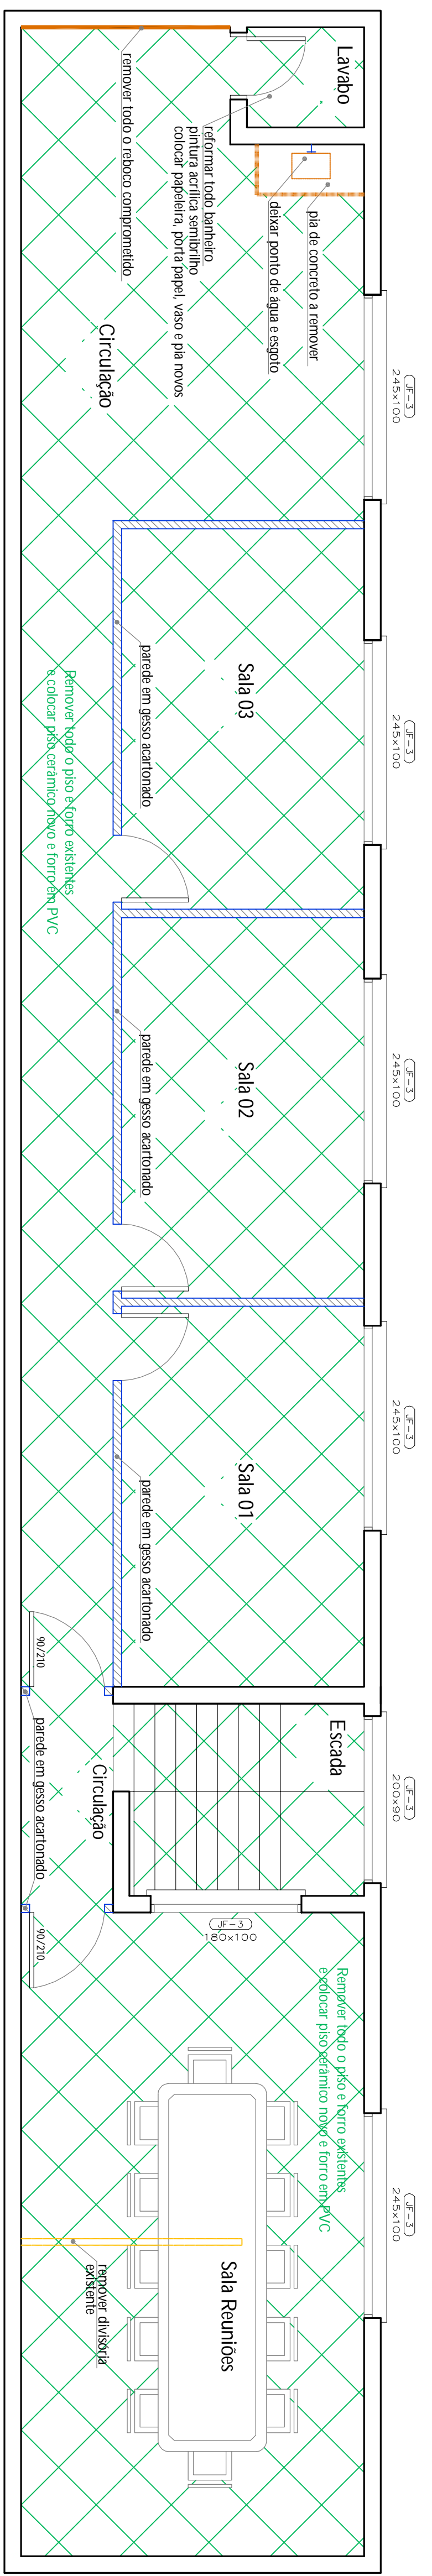

PLANTA BAIXA LAYOUT REFORMA PAV. SUPERIOR GINÁSIO
ESC:1/50

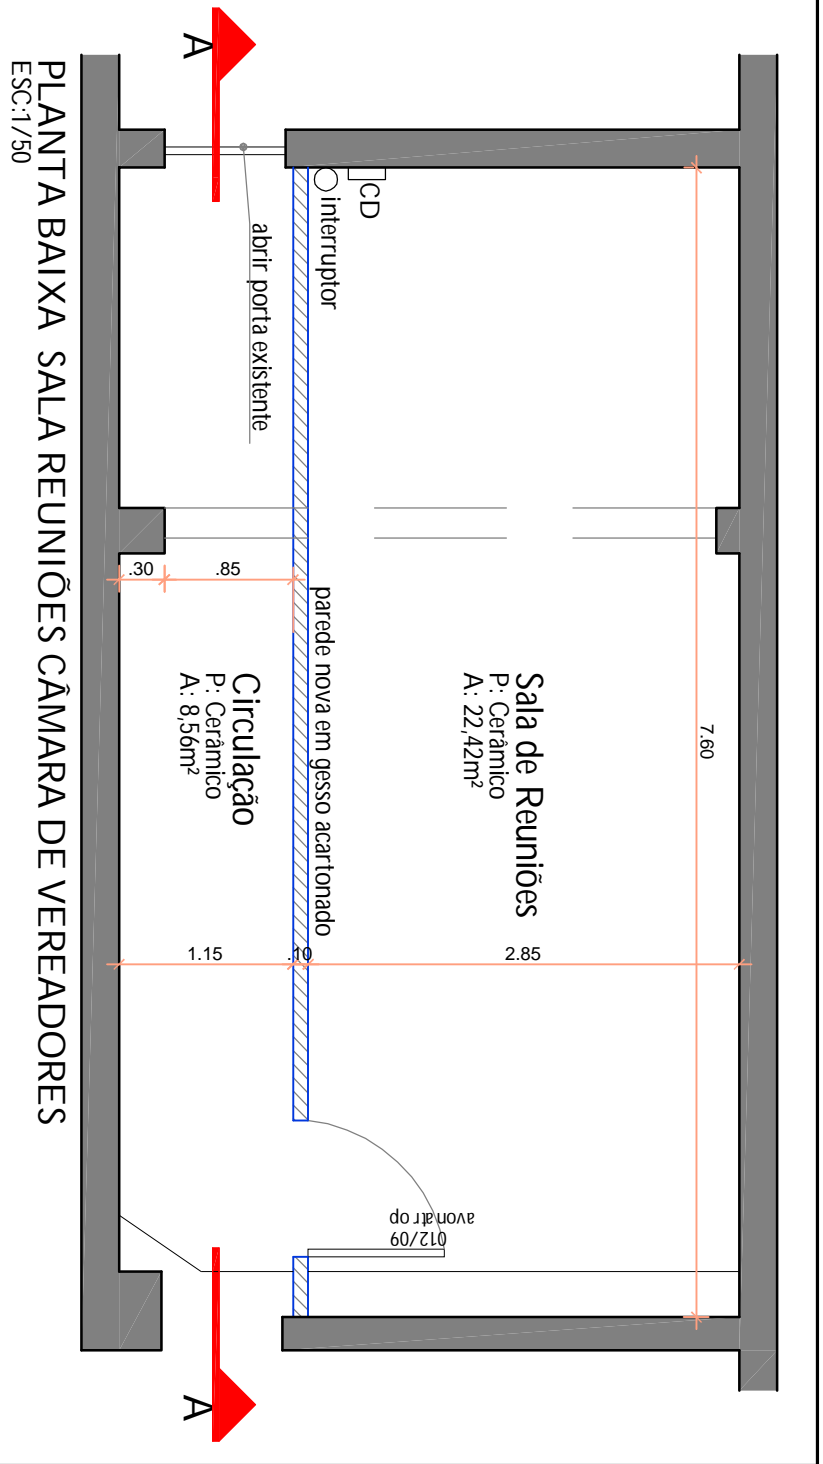

PLANTA BAIXA SALA REUNIÕES CÂMARA DE VEREADORES
ESC:1/50

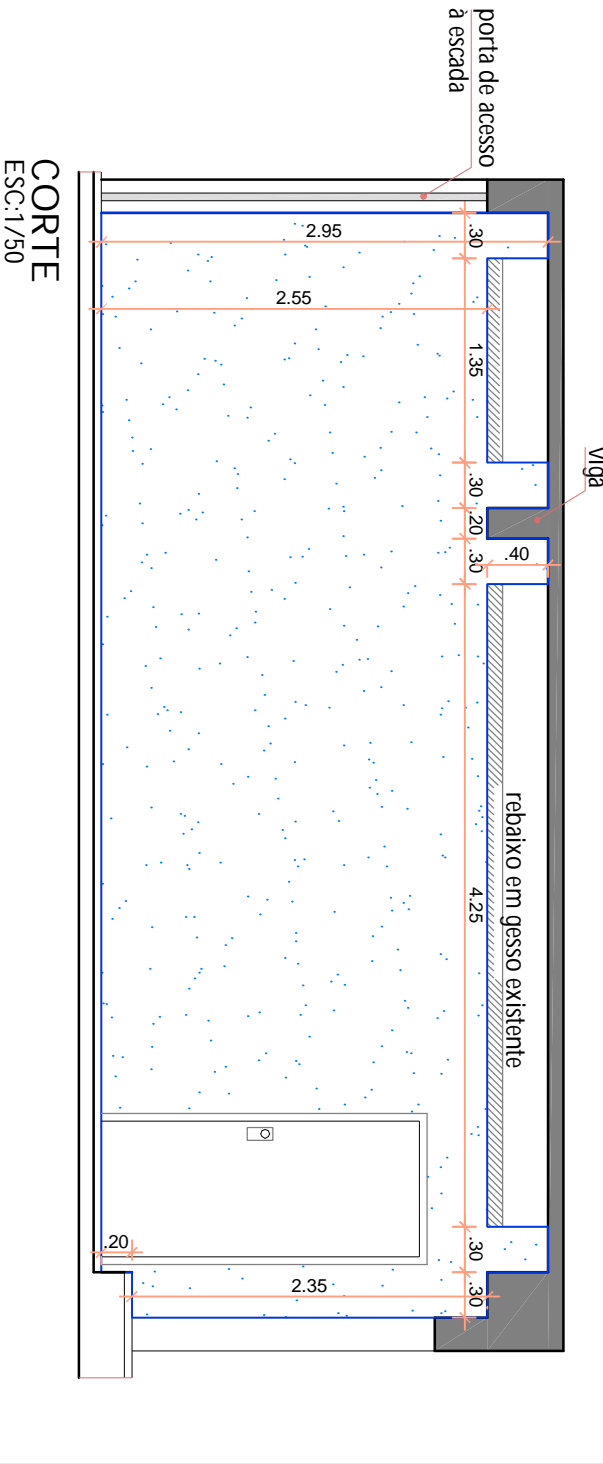

CORTE
ESC:1/50



Secretaria de Governo e Planejamento e Arquitetura
Dep. Engenharia e Arquitetura
Av. Pereira Rego, nº1.665 - Centro
Candelária-RS CEP:96930-000
Fone:(51)3743-8100

Obr: REFORMA PAV. SUPERIOR GINÁSIO WALTER FILTER
E SALA REUNIÕES CÂMARA DE VEREADORES
Local: RUA FREDERICO T. GEWHR, Nº978 - CANDELÁRIA-RS

Projeto: CÁSSIA POHL FROHLICH - Arq. Cassia Pohl Frohlich - CAU 458928-4

Prefeitura: PAULO ROBERTO BUZZE - Prefeito Municipal

Área: 157,60 m²
Escala: 1/50

Data: 14/02/2017
Projeto nº: 01

PLANTAS BAIXAS E CORTE